


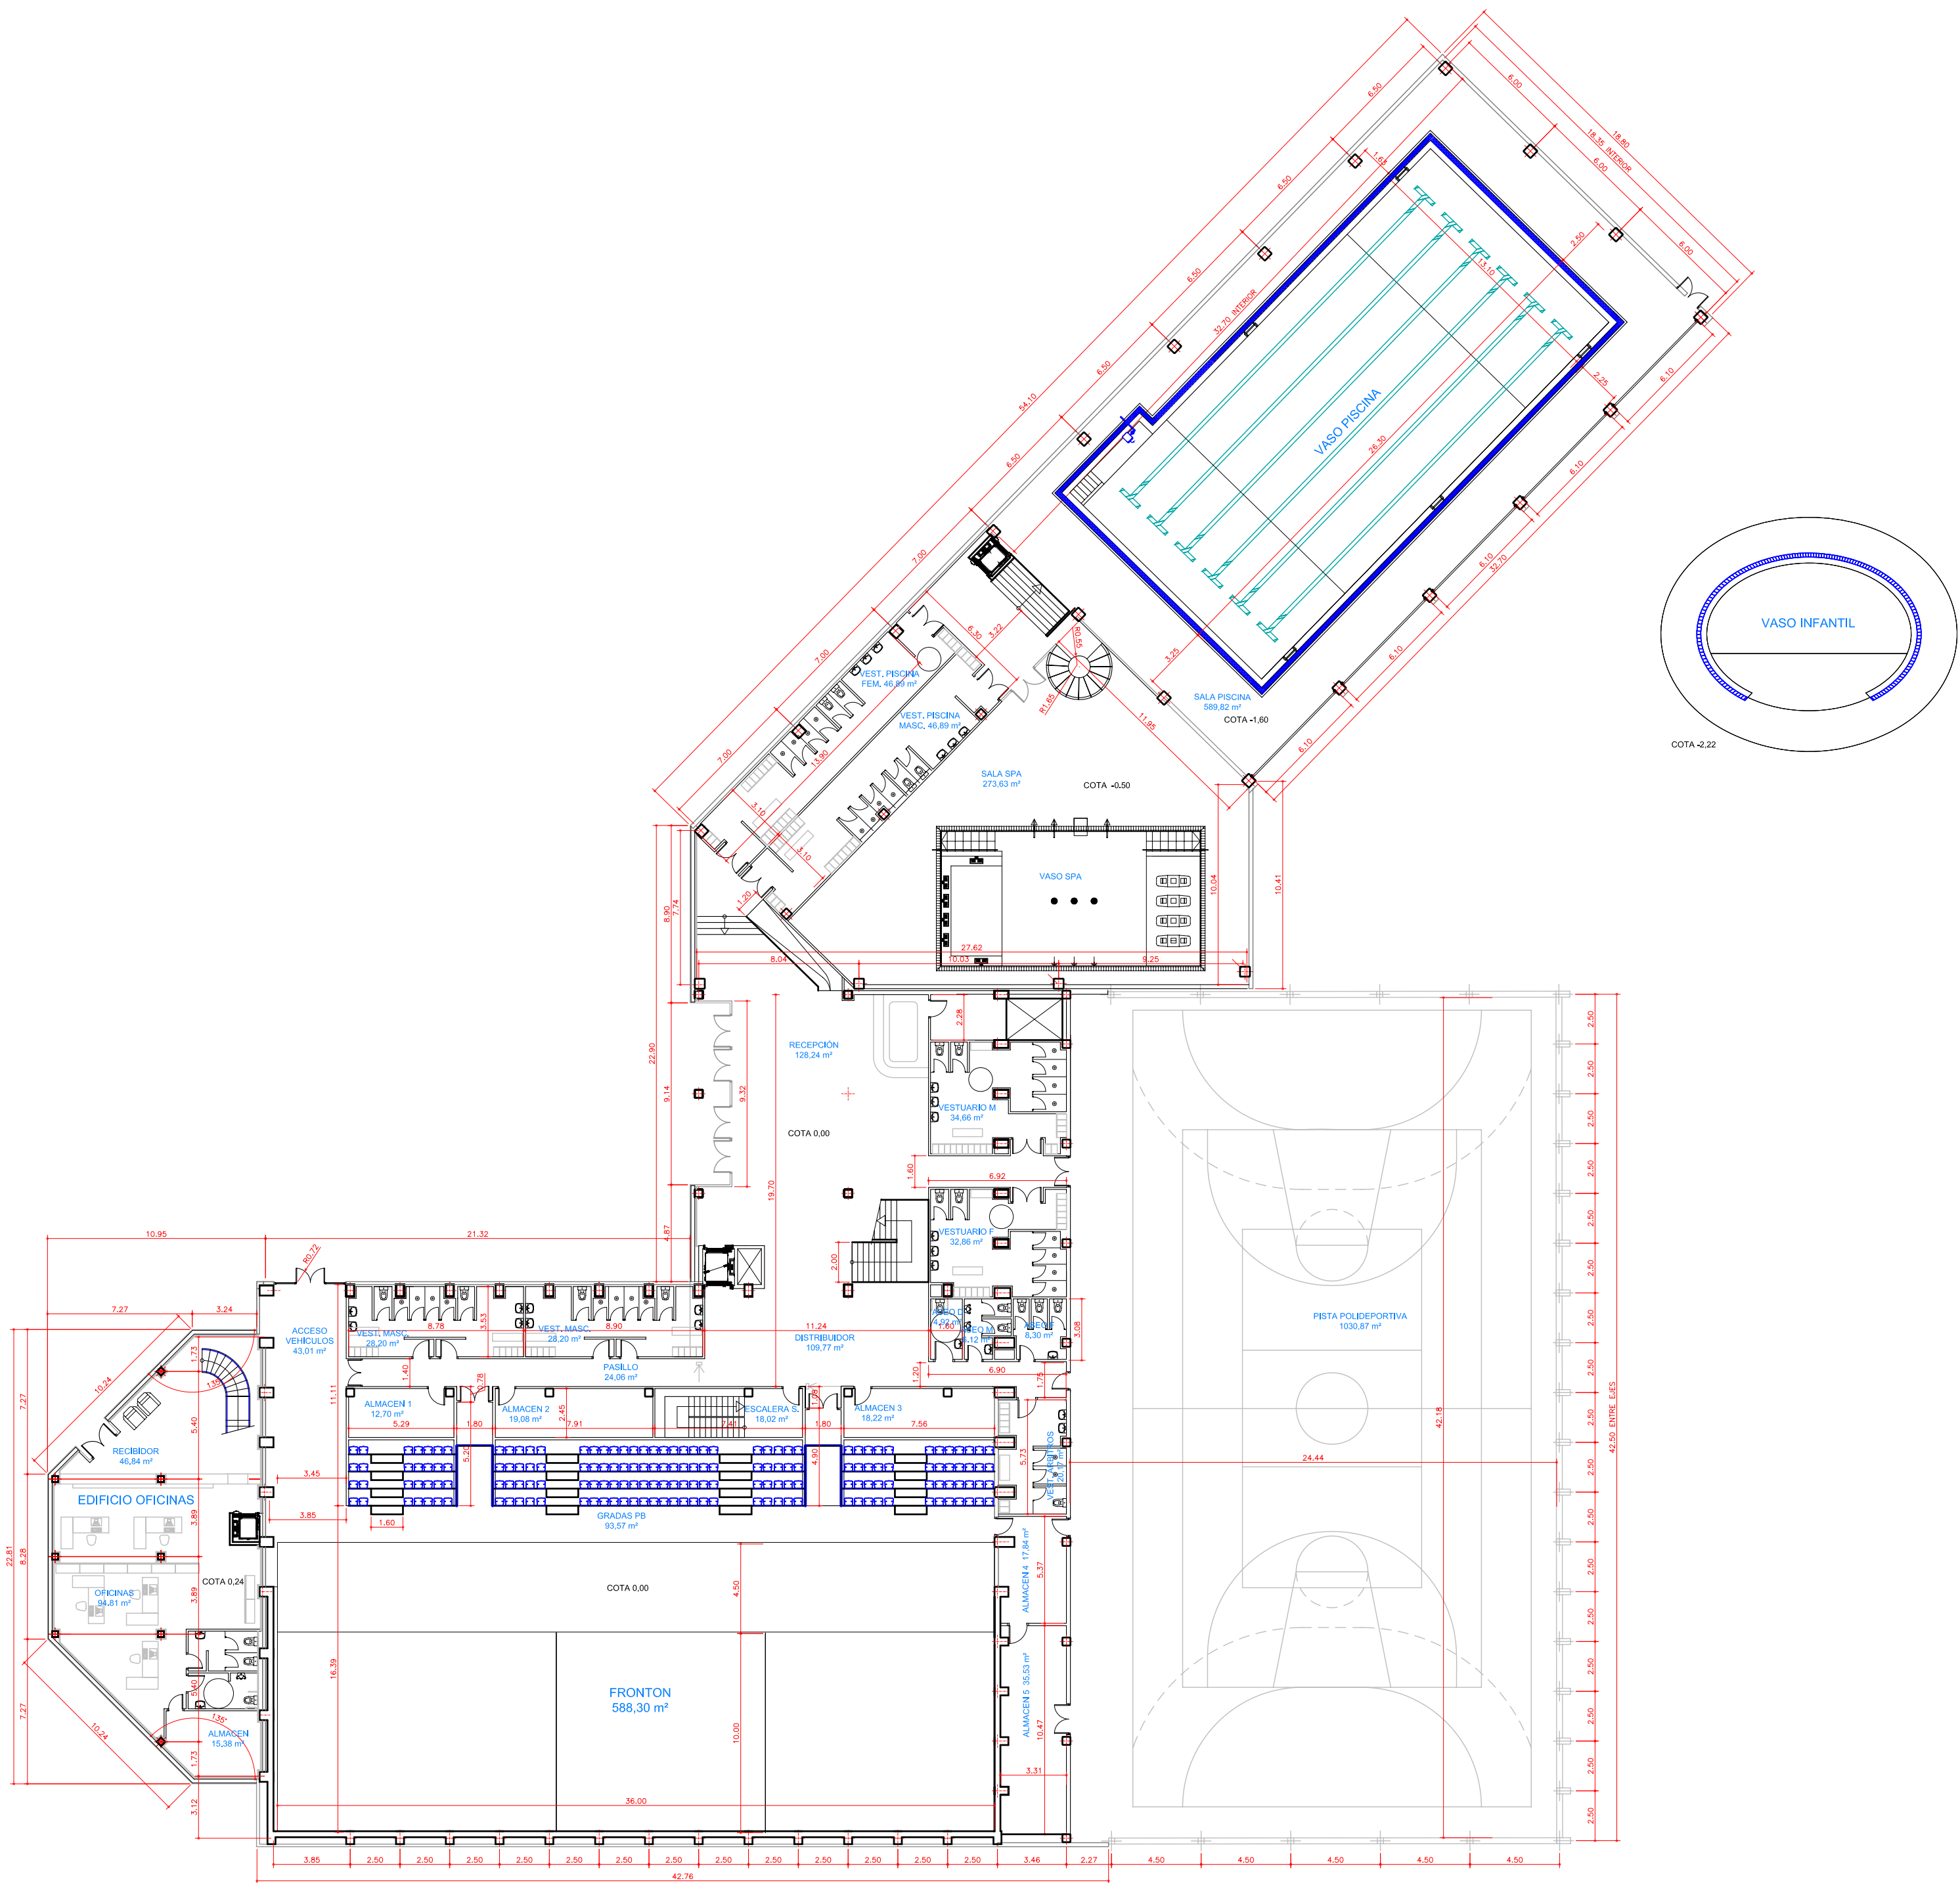

CONSULTORES:

emeda
INGENIERIA S.L.

INGENIERO DE CAMINOS
CARMELO VILLANUEVA RODRIGO

INGENIERO TÉCNICO INDUSTRIAL
ALFREDO GAZO MARTÍNEZ

REFERENCIA
35-12
I-CN PB

MODIFICACIÓN
SUSTITUYE A

DIBUJADO POR
J.M.A.
REVISADO POR
A.G.M.

PROYECTO DE EJECUCIÓN

REFORMA INTEGRAL DEL
POLIDEPORTIVO
DE "LA JUVENTUD"

SITUACIÓN: SORIA
C/ NICOLAS RABAL

PROMOTOR

Soria
AYUNTAMIENTO

PLANO

DEFINICION

PLANTA BAJA

FECHA Mayo 2013	ESCALA 1:250	NÚMERO 2.2
-----------------------	-----------------	---------------